


**PLANTA BAIXA CAMPO DE FUTEBOL**  
Área: 5.400,00 m<sup>2</sup>  
Escala: 1/200

- LEGENDA:**
- SISTEMA DE DRENAGEM (Tubulação corrugada PEAD DN 100mm)
  - CAIXA DE INSPEÇÃO
  - TUBO DE CONCRETO (DN 300mm)

<b>REVITALIZAÇÃO DO CAMPO DE FUTEBOL DA VILA HÍPICA</b>			
LOCALIZAÇÃO: ERS - 343 (RODOVIA JOSÉ MENDES); BAIRRO VILA HÍPICA, SÃO JOSÉ DO OURO - RS S 27°46'46,13"; O 51°37'10,9"		<b>REVITALIZAÇÃO DO CAMPO DE FUTEBOL DA VILA HÍPICA</b>	
PROPRIETÁRIO: MUNICÍPIO DE SÃO JOSÉ DO OURO - RS CNPJ: 87.613.550/0001-64	CAMPO DE FUTEBOL VILA HÍPICA: PLANTA DE SITUAÇÃO; PLANTA BAIXA; PLANTA DE DRENAGEM; DETALHE DRENAGEM; CORTE DRENAGEM;		UNIDADE: METROS
RESPONSÁVEL TÉCNICO: LUIZ GUSTAVO DOS SANTOS ENGENHEIRO CIVIL CREA-RS: SCL209452-1	CARIMBO: PROJETO APROVADO PELO SETOR DE ENGENHARIA MUNICIPAL EM 07/07/2025	ÁREA: 5.400,00 m <sup>2</sup>	ESCALA: INDICADA
	DATA: JULHO 2025	REVISÃO: 00	PRANCHA: 01/02

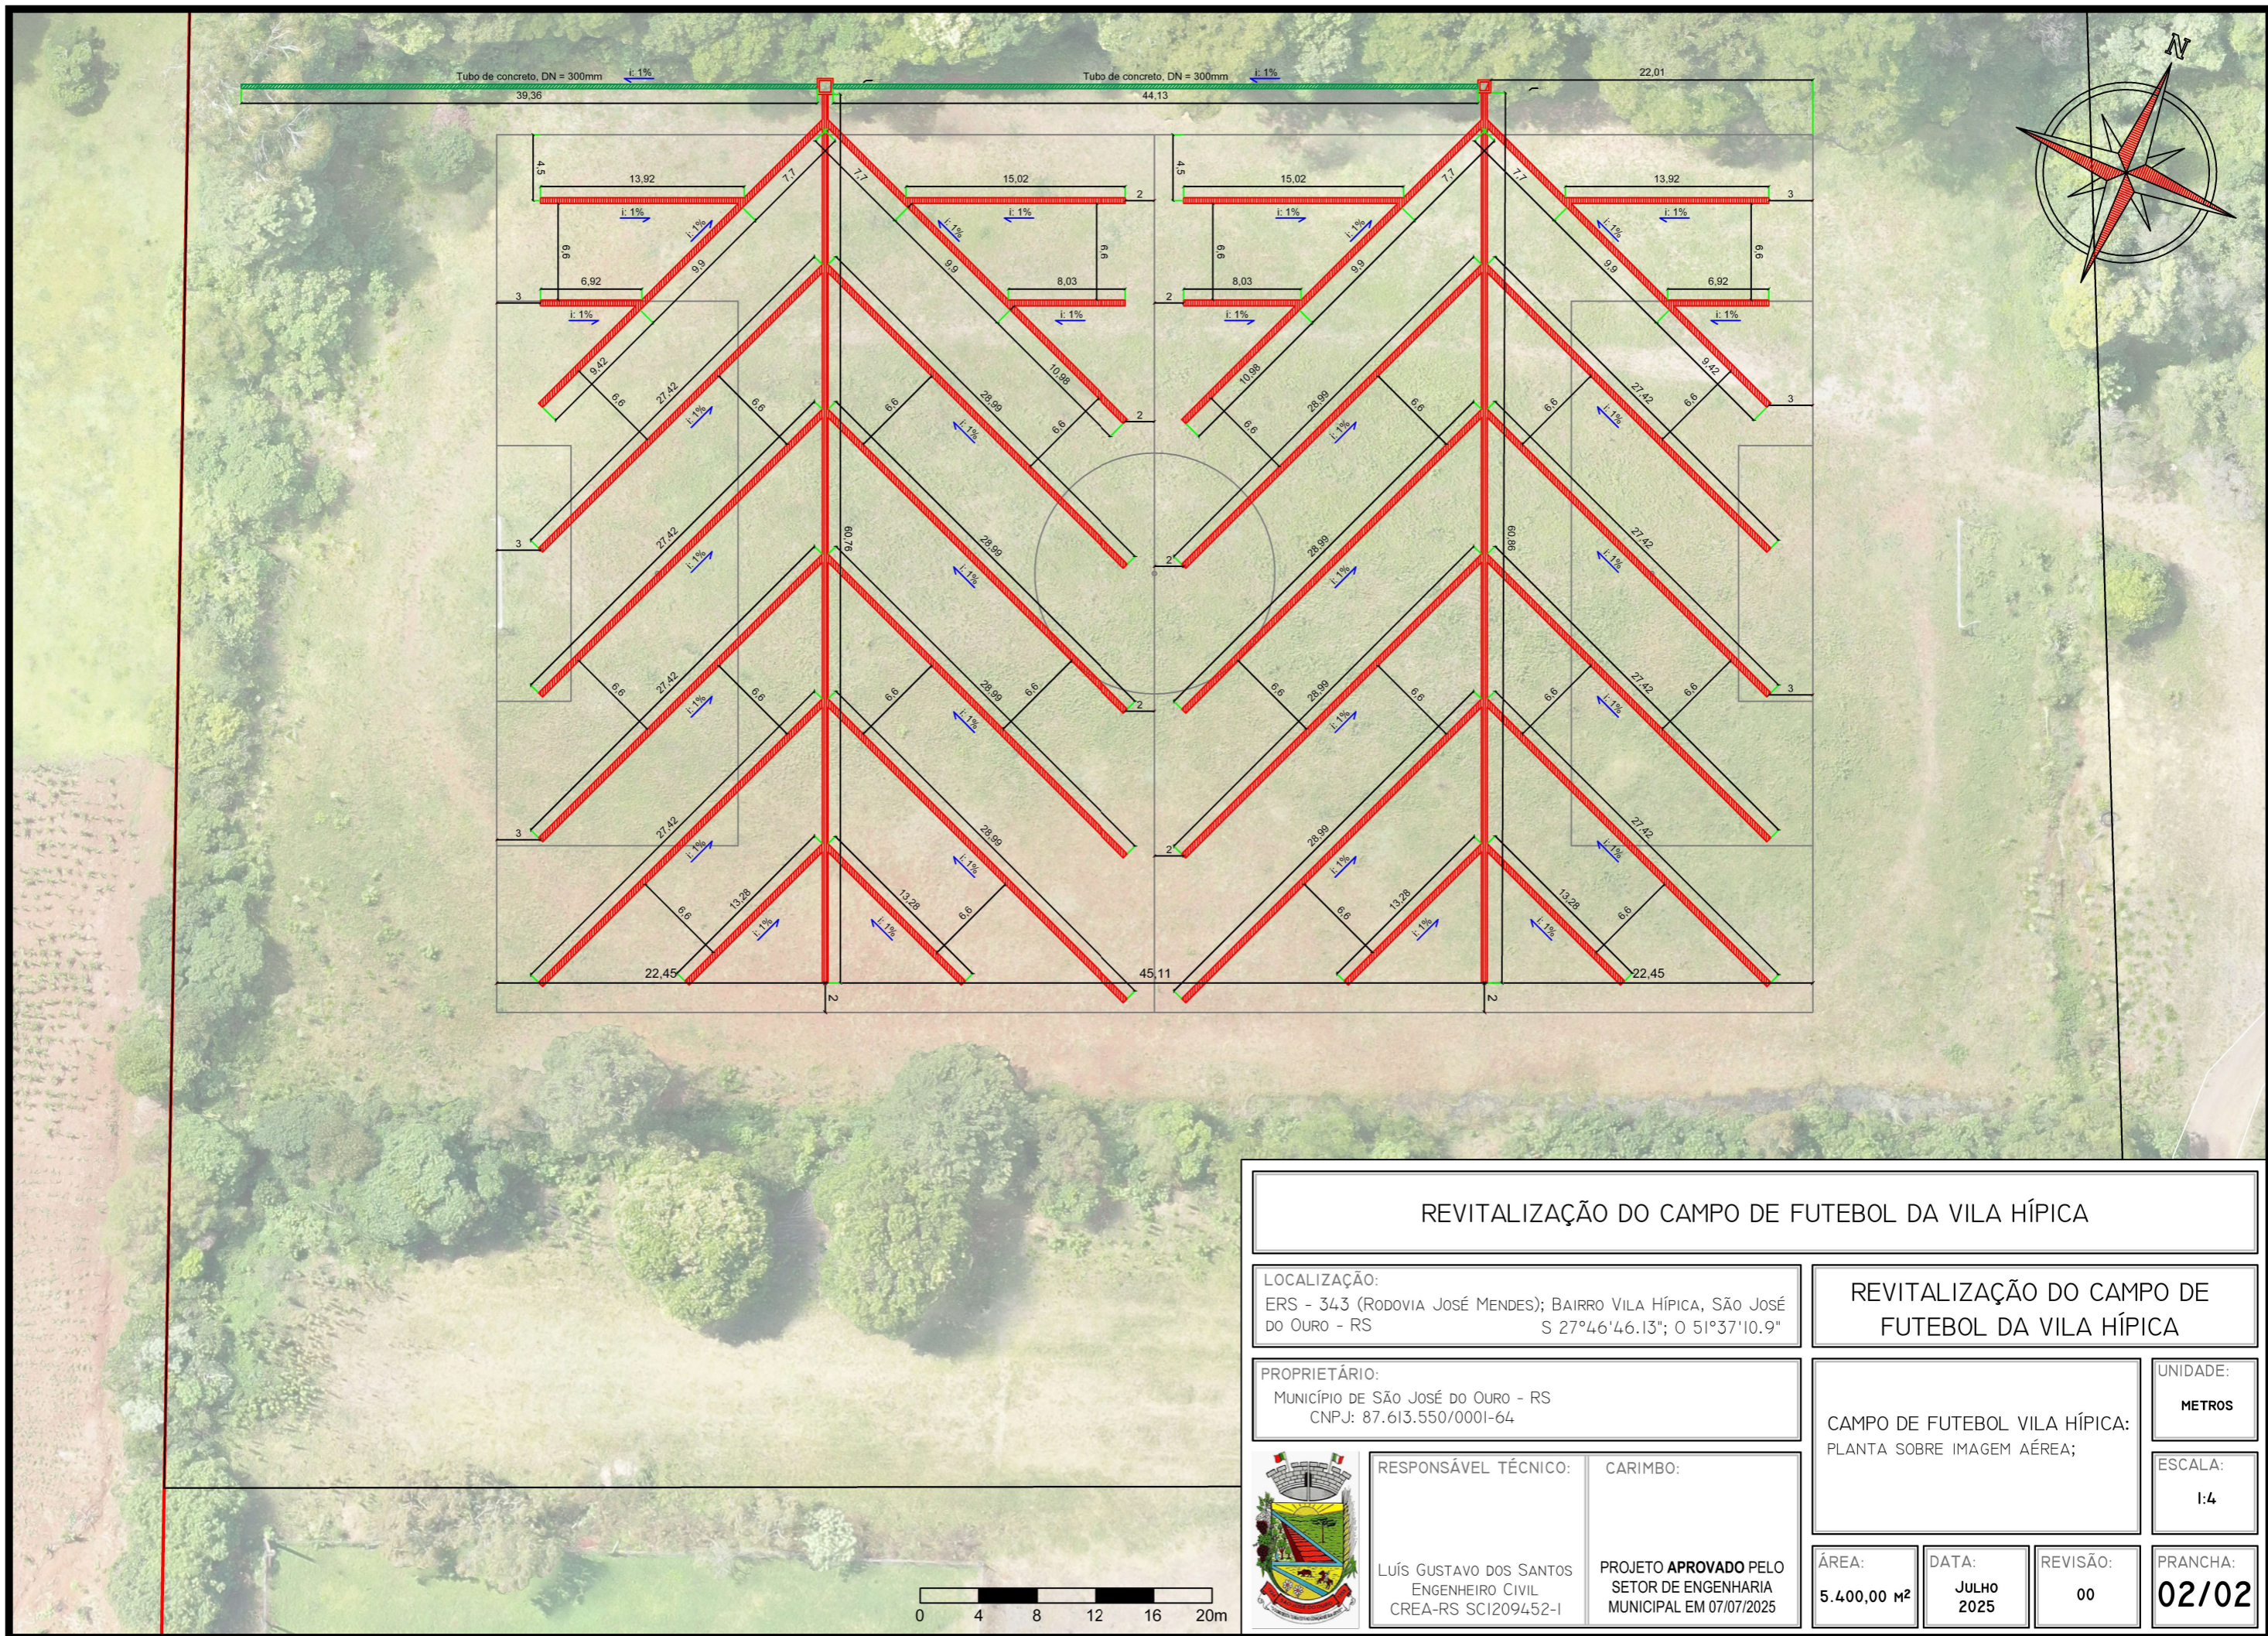

### REVITALIZAÇÃO DO CAMPO DE FUTEBOL DA VILA HÍPICA

**LOCALIZAÇÃO:**  
 ERS - 343 (RODOVIA JOSÉ MENDES); BAIRRO VILA HÍPICA, SÃO JOSÉ DO OURO - RS  
 S 27°46'46.13"; O 51°37'10.9"

**PROPRIETÁRIO:**  
 MUNICÍPIO DE SÃO JOSÉ DO OURO - RS  
 CNPJ: 87.613.550/0001-64



**RESPONSÁVEL TÉCNICO:**  
 LUÍS GUSTAVO DOS SANTOS  
 ENGENHEIRO CIVIL  
 CREA-RS SCI209452-1

**CARIMBO:**  
 PROJETO APROVADO PELO  
 SETOR DE ENGENHARIA  
 MUNICIPAL EM 07/07/2025

### REVITALIZAÇÃO DO CAMPO DE FUTEBOL DA VILA HÍPICA

CAMPO DE FUTEBOL VILA HÍPICA;  
 PLANTA SOBRE IMAGEM AÉREA;

**UNIDADE:**  
 METROS

**ESCALA:**  
 1:4

**ÁREA:**  
 5.400,00 m<sup>2</sup>

**DATA:**  
 JULHO  
 2025

**REVISÃO:**  
 00

**PRANCHA:**  
 02/02